


Planimetria generale e rete idrica antincendio:

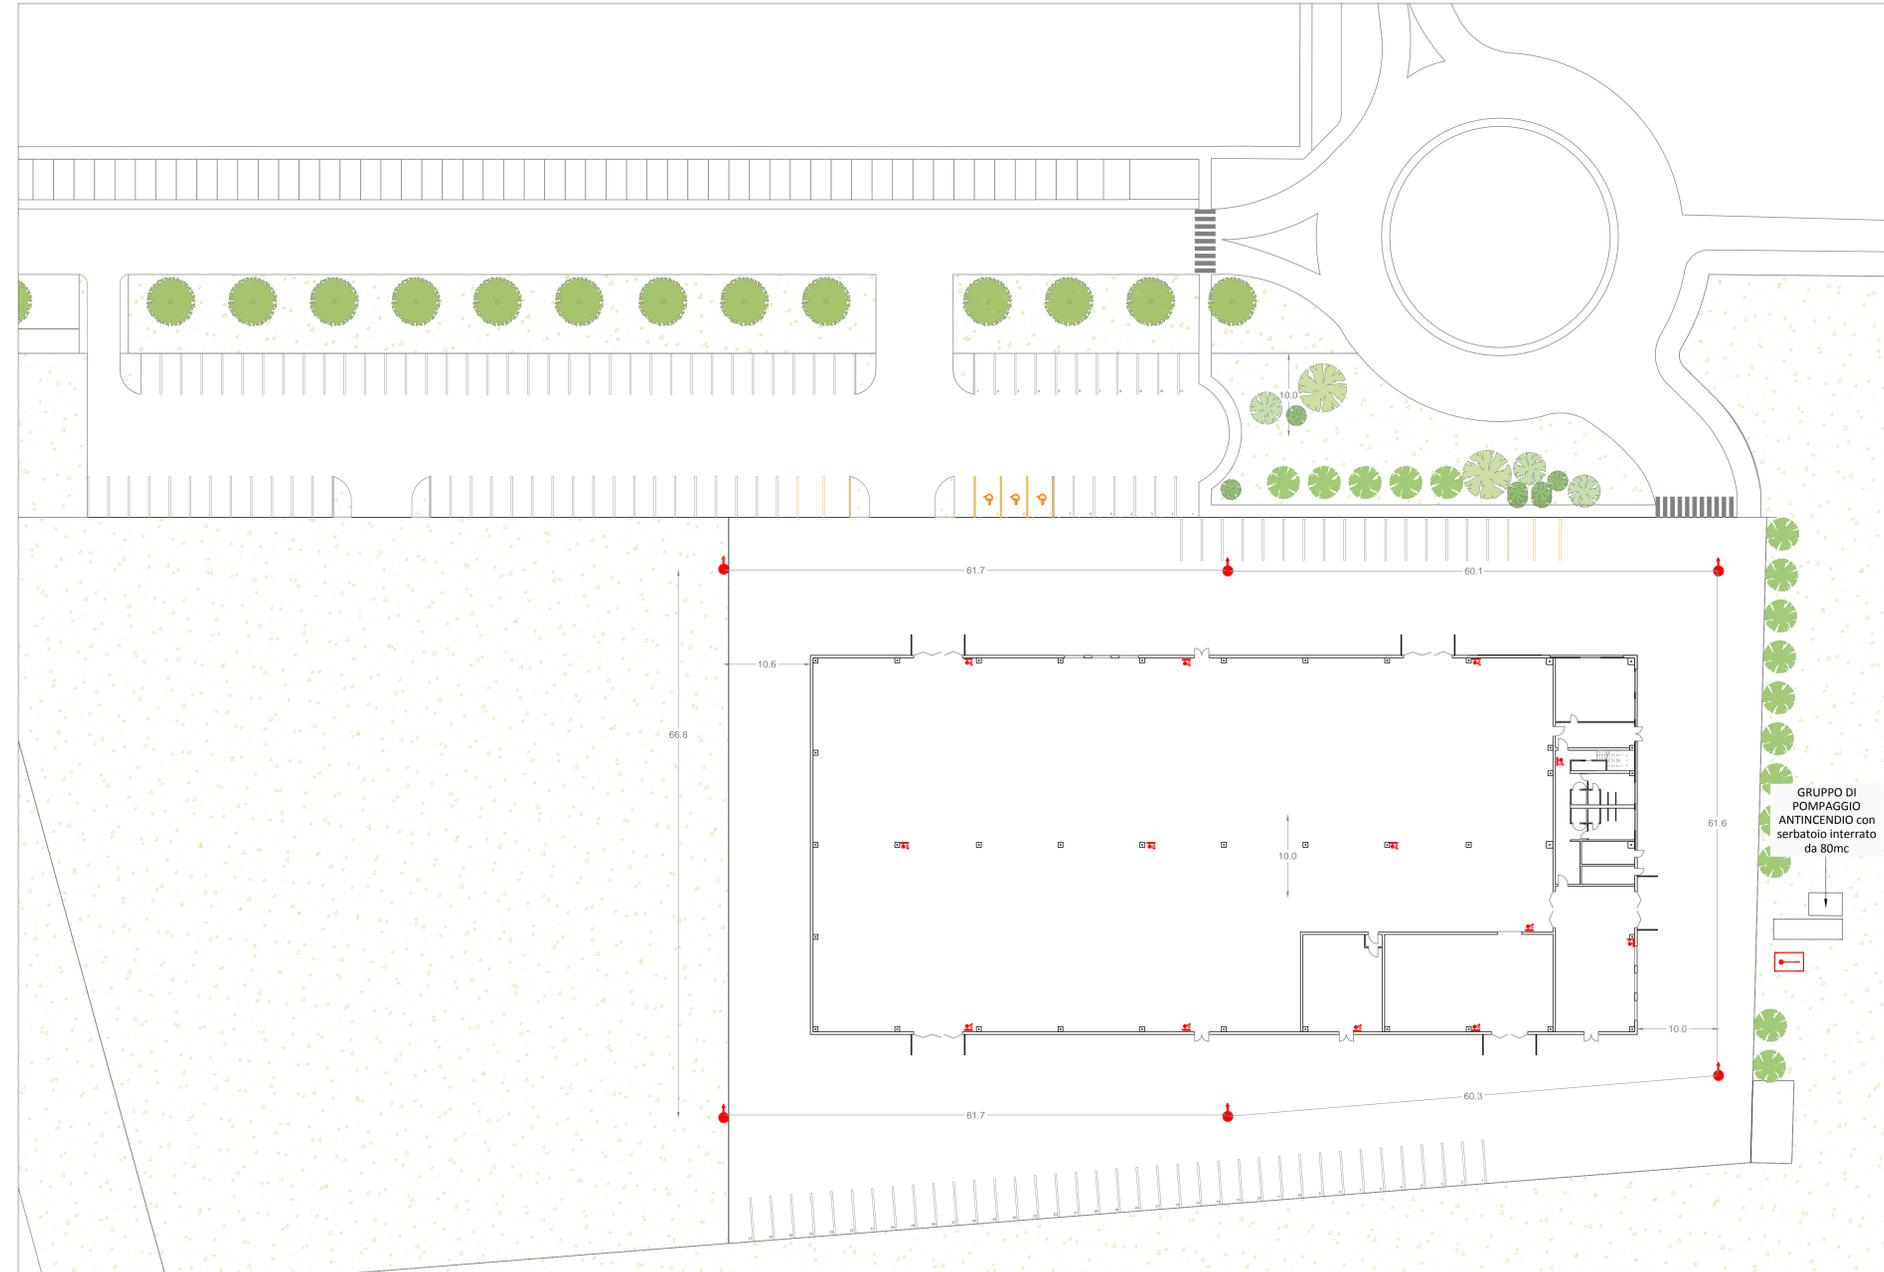

Legenda:

	Attacco motopompa VVF		Sgancio elettrico generale
	Idriante UN70 soprassuolo		Pulsante manuale di allarme. Presenza di impianto di allarme incendi all'interno dell'ambiente
	Idriante UN45 con manichetta da 20 metri		Porte EI120
	Estintore CO2		Strutture R e REI120
	Estintore a polvere in classe 55A 233BC		Uscita di emergenza con percorso verso il basso
	Estintore a polvere in classe 34A 233BC		Uscita di emergenza orizzontale
	Valvole di intercettazione manuale gas metano		Via di esodo
	Giunto anti vibrante		Lunghezza di esodo
	Presenza di impianto di illuminazione di emergenza all'interno dell'ambiente		Presenza di impianto di rilevamento fumi all'interno dell'ambiente
			Presenza di impianto di rilevamento gas metano all'interno dell'ambiente

REGIONE EMILIA ROMAGNA - PROVINCIA DI FERRARA

PROGETTO DEFINITIVO
NUOVA SEDE DEL CENTRO UNIFICATO PER L'EMERGENZA
DELLA PROTEZIONE CIVILE A FERRARA



SCALA: 1:100	EMISSIONE: 02/03/2016	OGGETTO: Prevenzione incendi
IL TECNICO:	REVISIONE: 01 del 16/11/2017	DESCRIZ: Planimetria generale
		TAVOLA N°
		D-01.1

Il presente disegno non può essere riprodotto, né copiato, né essere utilizzato o comunicato a terzi persone senza il nostro consenso. È vietata ogni sua utilità, anche parziale, appoggio e sulle photocopie industriali.

ARCHILINEA
GREENPROJECTS

IMPRESA GENERALE