
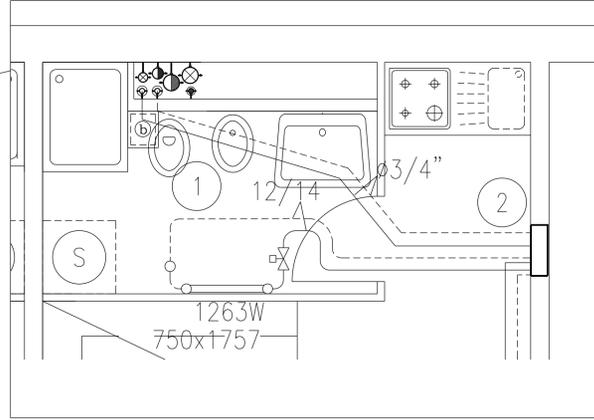



LEGENDA IMPIANTO DI CLIMATIZZAZIONE

yyy x zzz	INDICATORE DIMENSIONE RADIATORE: YYY - LARGHEZZA ZZZ - ALTEZZA	— CALDA — — CALDA —	TUBAZIONI DI MANDATA E RITORNO ACQUA CALDA DI RISCALDAMENTO IN ACCIAIO NERO PREISOLATO	●	COLONNA MONTANTE IN POLIETILENE ALTA DENSITA'		VALVOLA TERMOSTATICA A 2 VIE PER RADIATORE
xxxx w	POTENZIALITÀ NOMINALE DEL RADIATORE ESPRESSO IN WATT (SECONDO NORMA UNI-EN 442)	⊙ ⊙ ⊙	COLONNE MONTANTI IN ACCIAIO NERO		—		VENTILCONVETTORE VERTICALE DA PARETE
— — — —	TUBAZIONI DI MANDATA E RITORNO ACQUA CALDA DI RISCALDAMENTO IN RAME PRECOIBENTATO	● — ●	SPOSTAMENTI VERTICALI DI DISTRIBUZIONE DEI FLUIDI		—		POZZETTO DRENAGGIO CONDENSE VENTILCONVETTORI
— — — —	TUBAZIONI DI MANDATA E RITORNO ACQUA CALDA DI RISCALDAMENTO IN ACCIAIO NERO	— — — —	TUBAZIONI DI SCARICO CONDENSE IN POLIETILENE ALTA DENSITA'	○			

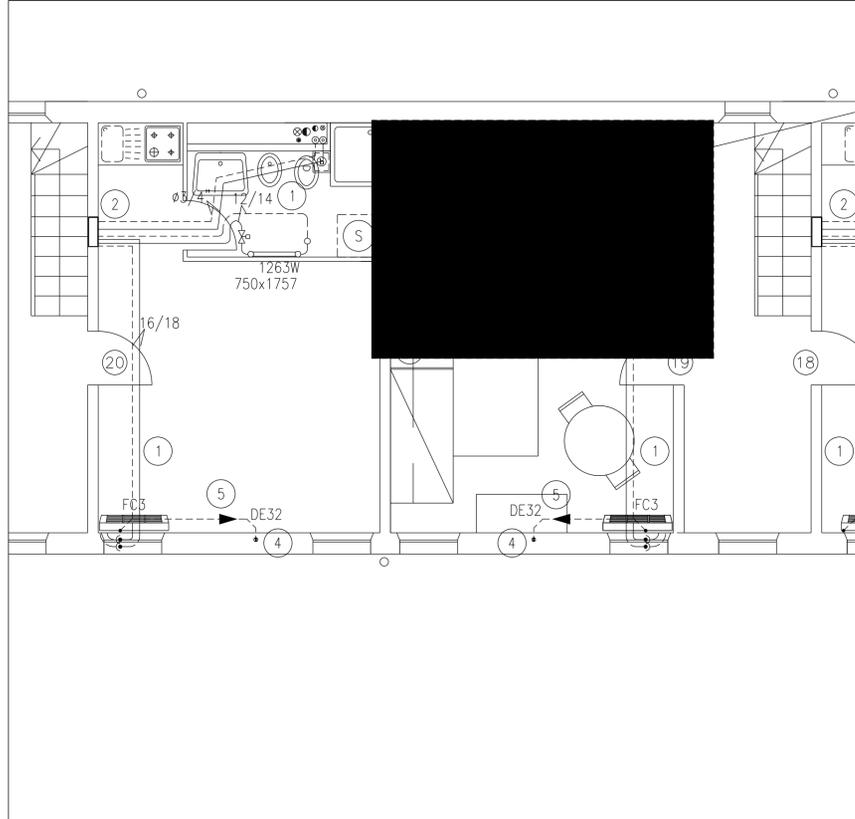

COMMENTI IMPIANTO RADIATORI

- ① TUBAZIONI POSATE SOTTO PAVIMENTO
- ② COLLETTORE COMPLANARE POSATO INCASSATO A PARETE, DIAM. 3/4"
- ③ TUBAZIONI ACQUA RISC./RAFFR. POSATE IN CAVEDIO DA STACCO PIANO TERRA A PIANO PRIMO Ø3/4"
- ④ TUBAZIONI POSATE SOTTOTRACCIA A PARETE DA PIANO TERRA A PIANO PRIMO
- ⑤ TUBAZIONI POSATE SOTTOTRACCIA A PARETE
- ⑦ TUBAZIONI POSATE INTERRATE
- ⑧ TUBAZIONI POSATE SOTTO PAVIMENTAZIONE ESTERNA (TAGLIO E RIPRISTINO PAVIMENTAZIONE: OPERE EDILI)

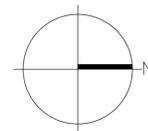

COMUNE DI FERRARA
 SETTORE REALIZZAZIONE E MANUTENZIONE OPERE PUBBLICHE
 Servizio Beni Monumentali

CASA DELLE VEDOVE
 Intervento di restauro

TAV. AS-BUILT 344T-FC-02	ELABORATO:	SCALA 1: 25 1: 50 1: 100	DATA NOVEMBRE 2006
FILE 344T-FC-02	Pianta piano primo Impianto di climatizzazione		

PROGETTISTA
 Arch. Nataschia FRASSON
 Ing. Vito ZUCCHINI (verifiche strutturali)

COLLABORATORI
 Geom. Alessandro CHECCHI
 Dis. Davide COSTA

PROGETTISTA IMPIANTI

 SIEVER Studio Tecnico
 Associato
 Via Grillenzoni 25 - 44100
 Ferrara
 tel 0532 769591 fax 0532
 788733
 www.siever.it

IL DIRIGENTE DI SETTORE
 Ing. Fulvio ROSSI

IL RESPONSABILE
 DEL PROCEDIMENTO
 Arch. Nataschia FRASSON

IMPRESA ESECUTRICE: **Ditta Frozzi Calzavara S.r.l.**
 Impianti tecnologici ed elettrici
 Impianti grandi cucine comunità

Sede: Via Voltapaletto 32 - 44100 Ferrara
 Tel. 0532 207152 Fax. 0532 249890
 P.IVA :00454530387 email - rofrozzi@tin.it