

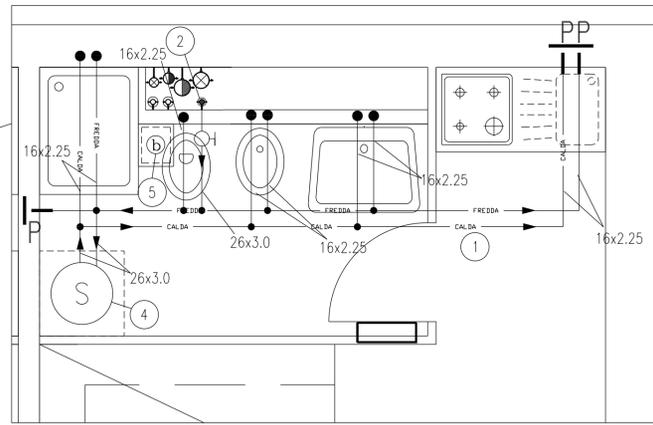


LEGENDA IMPIANTO IDRICO SANITARIO							
— IDR-AF —	TUBAZIONE ACQUA FREDDA IN POLIETILENE ALTA DENSITA' PE80 SDR11		VENTILATORE DI ESTRAZIONE ARIA TIPO XPELAIR DX400 O SIMILARE		BIDET A PAVIMENTO IN PORCELLANA VETRIFICATA CON MISCELATORE MONOCOMANDO SU APPARECCHIO-DIM.55x37cm		LAVELLO (SOLO PREDISPOSIZIONE)
— FREDDA —	TUBAZIONE ACQUA FREDDA IN MEPLA		CONDOTTO DI EVACUAZIONE BAGNI CIECHI IN PVC Ø125		PIATTO DOCCIA IN PORCELLANA VETRIFICATA CON EROGATORE A PARETE DA INCASSO-DIM.70x90cm O 75x75cm		LAVATRICE (SOLO PREDISPOSIZIONE)
— CALDA —	TUBAZIONE ACQUA CALDA IN MEPLA		COLONNA MONTANTE		LAVABO PER DISABILI IN PORCELLANA VETRIFICATA COMPLETO DI GRUPPO DI MISCELAZIONE MONOCOMANDO LEVA LUNGA-DIM.66x59cm		SCALDACQUA ELETTRICO AD ACCUMULO COMPLETO DI MISCELATORE TERMOSTATICO. CAPACITA 49lt, POTENZA ELETTRICA 1.2kW
	RUBINETTI DI INTERCETTAZIONE A CAPPUCCIO CROMATO		LAVABO CON COLONNA ALTA IN PORCELLANA VETRIFICATA CON MISCELATORE MONOCOMANDO SU APPARECCHIO-DIM.65x55cm		VASO PER DISABILI A PAVIMENTO IN PORCELLANA VETRIFICATA CON CASSETTA DI SCARICO A ZAINO-DIM.52x39cm		SCALDACQUA ELETTRICO AD ACCUMULO COMPLETO DI MISCELATORE TERMOSTATICO. CAPACITA 30lt, POTENZA ELETTRICA 1.5kW
			VASO A PAVIMENTO IN PORCELLANA VETRIFICATA CON CASSETTA DI CACCIATA DA INCASSO-DIM.59x37cm		PIATTO DOCCIA A FILO PAVIMENTO PER DISABILI, IN RESINA EPOSSIDICA CON EROGATORE A PARETE DA INCASSO-DIM.80x80cm		MANIGLIONE DI SICUREZZA IN ACCIAIO TUBOLARE PLASTIFICATO E VERNICIATO DI TIPO ORIZZONTALE
							MANIGLIONE DI SICUREZZA IN ACCIAIO TUBOLARE PLASTIFICATO E VERNICIATO DI TIPO VERTICALE
							MANIGLIONE DI SICUREZZA IN ACCIAIO TUBOLARE PLASTIFICATO E VERNICIATO DI TIPO RIBALTABILE A PAVIMENTO
							SEDILE PER DOCCIA DISABILI
							MANIGLIONE DI SICUREZZA IN ACCIAIO TUBOLARE PLASTIFICATO E VERNICIATO DI TIPO COMBINATO PER DOCCIA
							PREDISPOSIZIONE ALIMENTAZIONE IDRICA

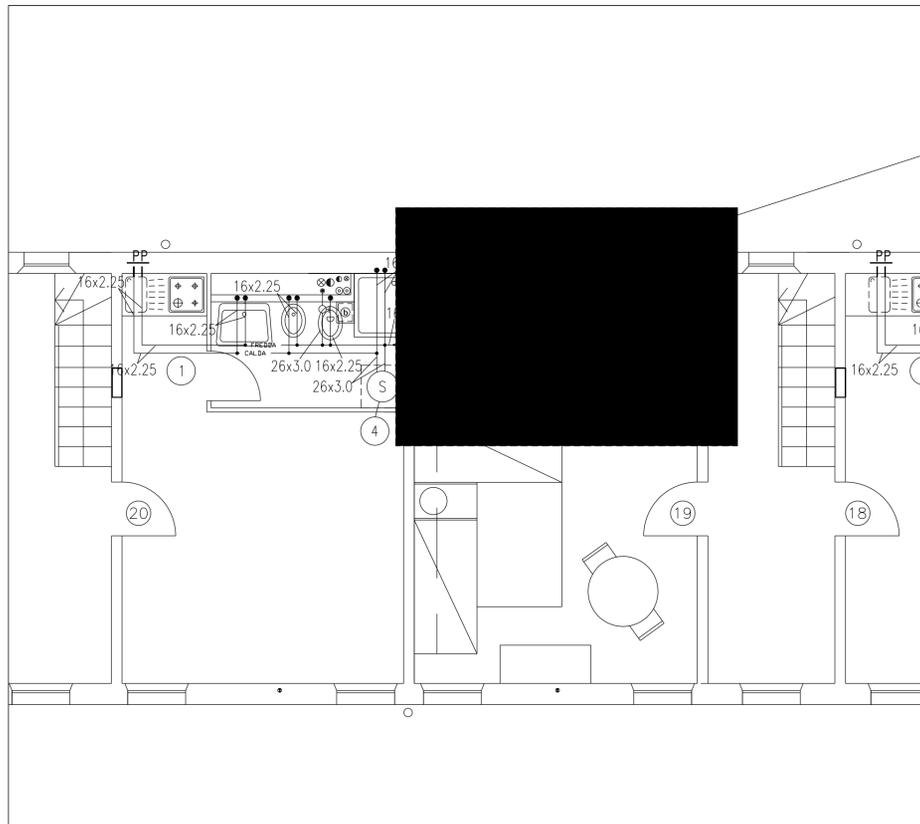

COMMENTI IMPIANTO IDRICO SANITARIO

- ① TUBAZIONI POSATE SOTTO PAVIMENTO
- ② TUBAZIONE POSATA IN CAVEDIO DA STACCO PIANO TERRA A QUOTA PIANO PRIMO, ACQUA FREDDA SANITARIA diam.26x3,0
- ④ SCALDACQUA ELETTRICO AD ACCUMULO COMPLETO DI MISCELATORE TERMOSTATICO. CAPACITA' 49lt, POTENZA ELETTRICA 1.2kW, DIMENSIONI: DIAM. 450mm, ALTEZZA 547mm, VALVOLE A SFERA SULLE LINEE ACQUA CALDA E FREDDA E RITEGNO
- ⑤ CONDOTTO DI EVACUAZIONE ARIA DAI BAGNI CIECHI IN PVC Ø125 RACCORDATA ALLA PARETE ESTERNA IN CORRISPONDENZA DEL MATTONE ESISTENTE DOTATO DI FORI PASSANTI
- ⑥ TUBAZIONE POSATA SOTTOTRACCIA A PARETE DA PIANO TERRA A PIANO PRIMO
- ⑨ TUBAZIONI INTERRATE
- ⑩ TUBAZIONI POSATE SOTTO PAVIMENTAZIONE ESTERNA (TAGLIO E RIPRISTINO PAVIMENTAZIONE: OPERE EDILI)

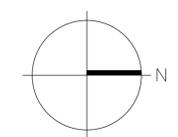

**COMUNE DI FERRARA**  
 SETTORE REALIZZAZIONE E MANUTENZIONE OPERE PUBBLICHE  
 Servizio Beni Monumentali

**CASA DELLE VEDOVE**  
 Intervento di restauro

TAV. AS-BUILT 344T-HDR-02	ELABORATO:	SCALA 1: 25 1: 50 1: 100	DATA NOVEMBRE 2006
FILE 344T-HDR-02	Pianta piano primo Impianto idrico sanitario		

PROGETTISTA Arch. Nataschia FRASSON Ing. Vito ZUCCHINI (verifiche strutturali)	PROGETTISTA IMPIANTI  SIEVER Studio Tecnico Associato Via Grillenzoni 25 - 44100 Ferrara tel 0532 769591 fax 0532 788733 www.siever.it	IL DIRIGENTE DI SETTORE Ing. Fulvio ROSSI
COLLABORATORI Geom. Alessandro CHECCHI Dis. Davide COSTA	IMPRESA ESECUTRICE: <b>Ditta Frozzi Cav. Acervo S.r.l.</b> Impianti tecnologici ed elettrici Impianti grandi cucine comunità	IL RESPONSABILE DEL PROCEDIMENTO Arch. Nataschia FRASSON
Sede: Via Voltapaletto 32 - 44100 Ferrara Tel. 0532 207152 Fax. 0532 249890 P.IVA : 00454530387 email - rofrozzi@tin.it		