


Planimetria basamenti esterni

1:100

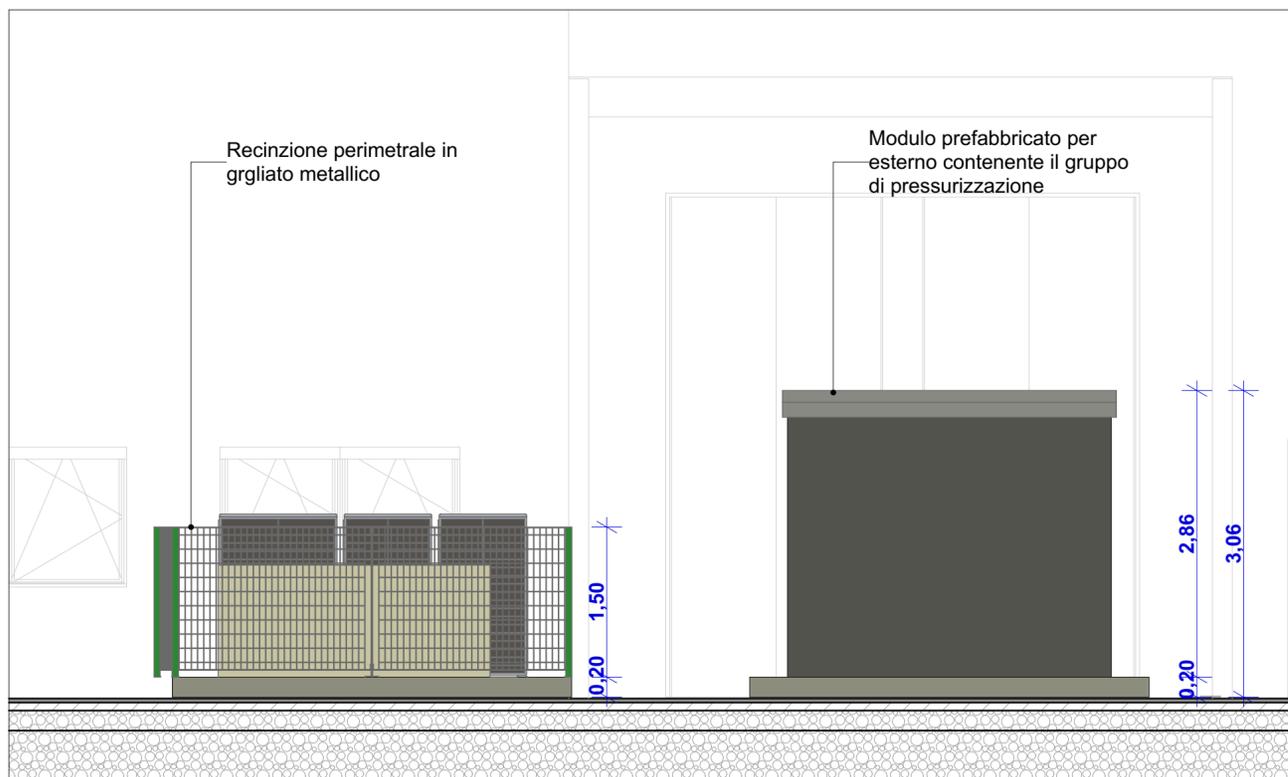

Propetto Sud Est


1:50



NOTA 1: Per ogni elemento relativo a dettagli, particolari, forometrie, compartimentazioni, dettagli strutturali/impiantistici o specifiche antincendio fare riferimento alle tavole e alle specifiche relazioni:


- D.S - strutture
- D.M - meccanico
- D.E - elettrico
- D.V - antincendio

Le tavole in oggetto evidenziano solamente la coerenza tra il progetto esecutivo architettonico e quello strutturale e impiantistico.

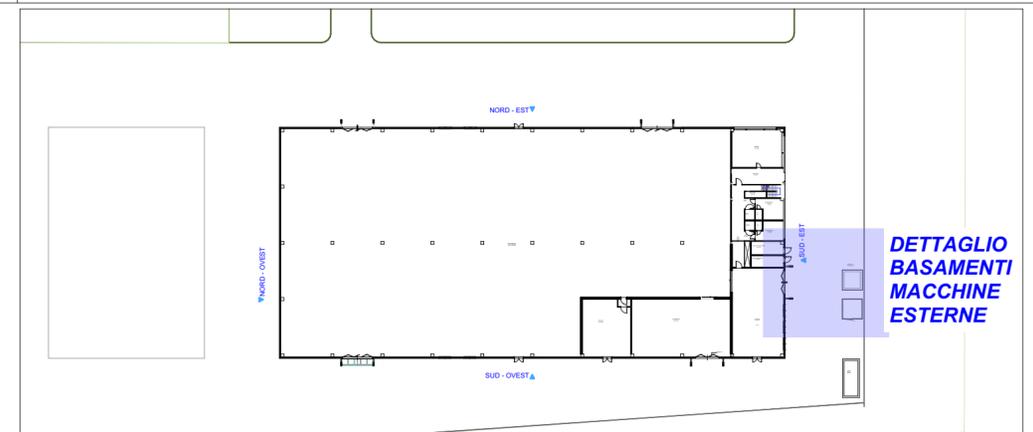

Inquadramento

1:1000

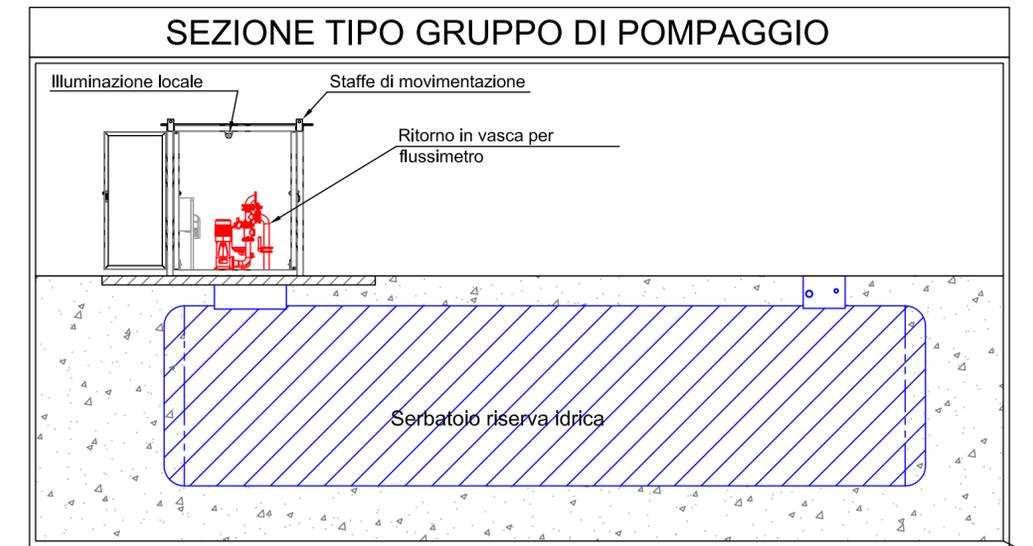

SEZIONE TIPO GRUPPO DI POMPAGGIO

REGIONE EMILIA ROMAGNA - PROVINCIA DI FERRARA

PROGETTO ESECUTIVO
IN VARIANTE AL PROGETTO DEFINITIVO OFFERTO
NUOVA SEDE DEL CENTRO UNIFICATO PER L'EMERGENZA
DELLA PROTEZIONE CIVILE A FERRARA



SCALA : 1:100, 1:50

EMISSIONE: 30/10/2018
 REVISIONE : 0

OGGETTO : RENDER E DETTAGLI ARCHITETTONICI

DESCRIZ. : Integrazione volumi esterni

IL TECNICO :

CONSERVATORI • ORDINE DEGLI ARCHITETTI
 PROVINCIA DI MODENA
 ARCHITETTO
 GIUSEPPE GERVASI
 210



TAVOLA N°

A-03.3

Il presente disegno non può essere riprodotto, né copiato né essere trasmesso a concorrenti o terze persone senza il nostro consenso.

